



Bestandsplan Sportanlage Peldemühle in Esens.DXF" von TS Vermessung  
(Datenlieferung vom 28.08.2019, 01.12.2020)

"Tribüne 108 Pl." von KBG Architekten, 27.11.2020  
"Flutlicht" von IB Emden, 09.12.2020

Leitungsplan Schmutzwasser:  
"19-7482 - SWW Esens, Walpurgisstraße, Stadion Peldemühle.pdf"  
(Datenlieferung vom 09.09.2019 am 18.09.2019)

Leitungsplan Trinkwasser:  
"19-7482 - TW Esens, Walpurgisstraße, Stadion Peldemühle.pdf"  
(Datenlieferung vom 09.09.2019 am 18.09.2019)

Leitungsplan Kabel Deutschland/Vodafone:  
"Plan\_1310684\_1\_VKD.pdf" (Datenlieferung von Vodafone am 25.06.2019)

Leitungsplan Strom:  
"3245907458\_Strom\_626201910402208228149.pdf"  
"324590845A\_Strom\_626201910374701932983.pdf"

Leitungsplan Straßenbeleuchtung:  
"3245907458\_Strassenbeleuchtung\_62620191041301741028.pdf"  
"324590845A\_Strassenbeleuchtung\_62620191038205849915.pdf"


Leitungsplan Gas:  
"3245907458\_GasNDMD\_62620191040108959551.pdf"  
"324590845A\_GasNDMD\_626201910371905635681.pdf"

Leitungsplan Telekommunikation:  
"324590845A\_Telekommunikation\_626201910381008087158.pdf"  
"3245907458\_Telekommunikation\_626201910404500746582.pdf"  
(Datenlieferung von EWE Netz am 26.06.2019)


| INDEX                          |          |       |      |
|--------------------------------|----------|-------|------|
|                                |          |       |      |
|                                |          |       |      |
|                                |          |       |      |
| Nr.                            | Änderung | Datum | gez. |
| SICHTVERMERK KILIAN + KOLLEGEN |          |       |      |
| Unterschrift                   |          | Datum |      |
| FREIGABE ERTEILT, BAUHERR      |          |       |      |
| Unterschrift                   |          | Datum |      |

Legende


Landschaftsbauarbeiten

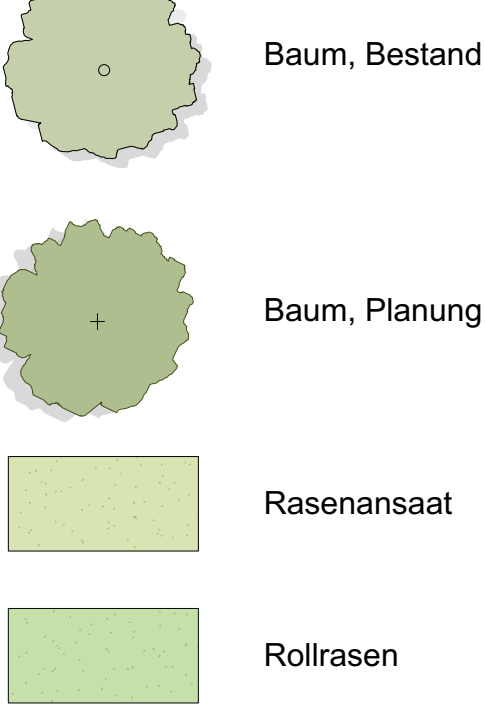


Wegebauarbeiten

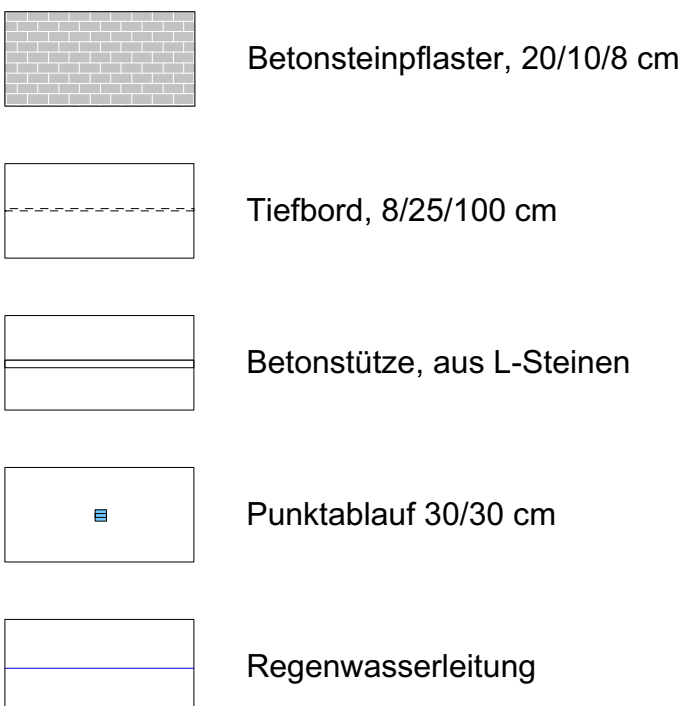


Sportplatzbauarbeiten

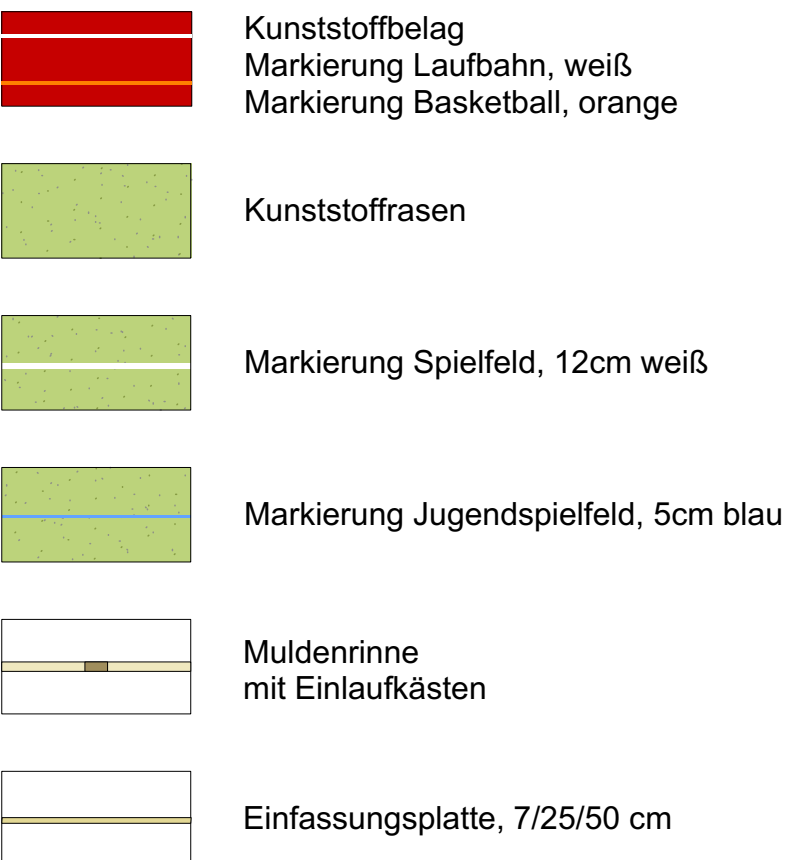

Ausstattung und sonstige Arbeiten

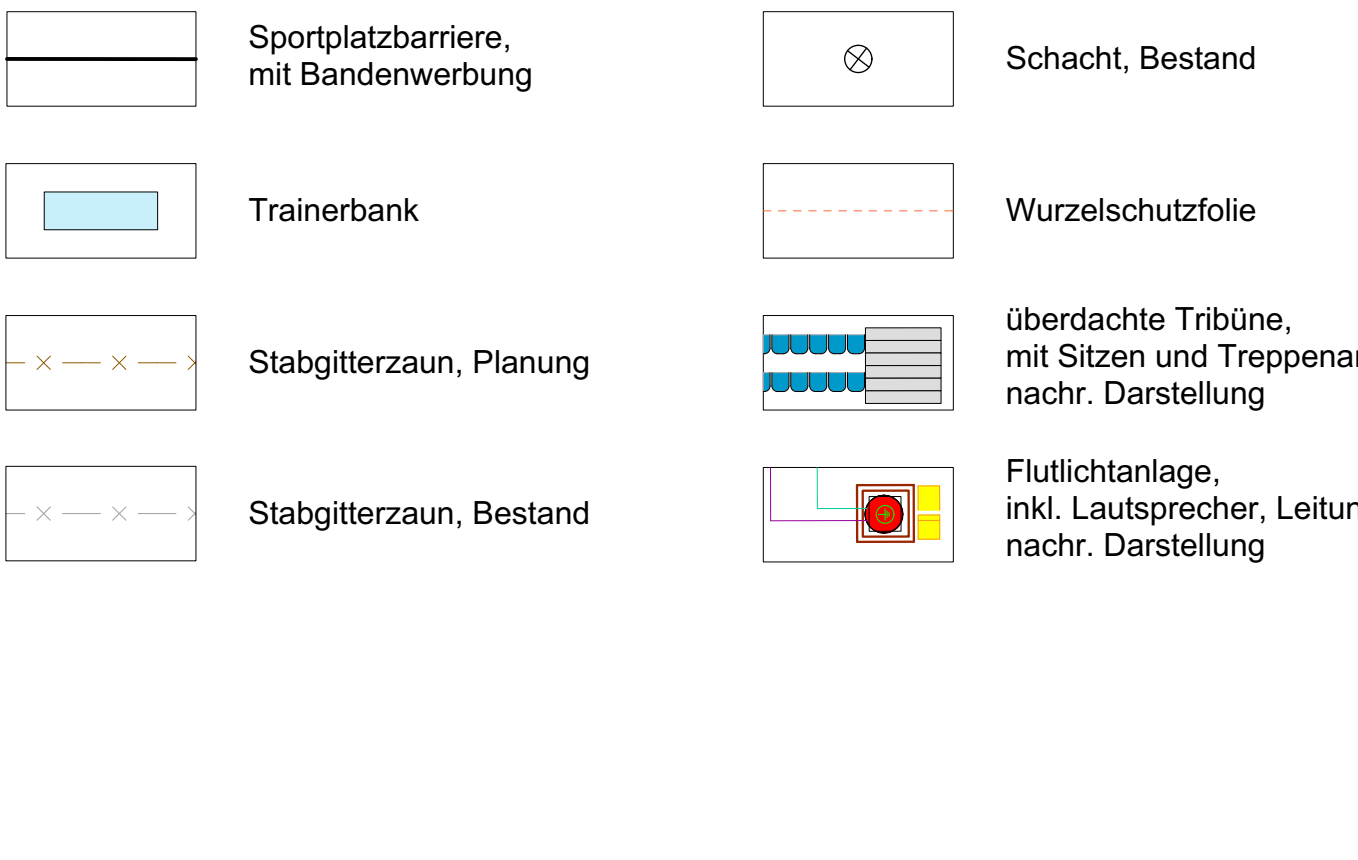

Versorgerleitungen (ungefähiger Verlauf, nur. nachr. Darst.)

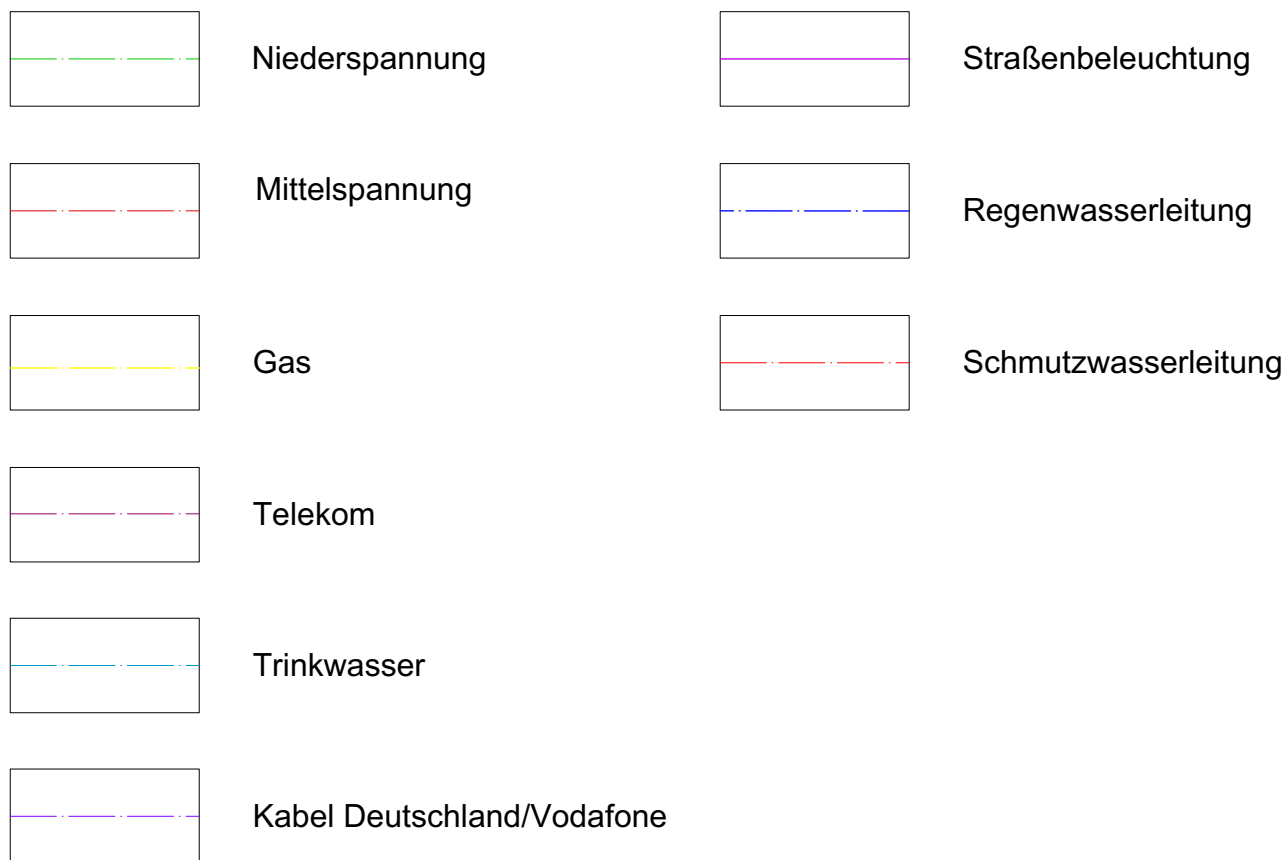

BAUVORHABEN

Umbau und Sanierung Stadion Peldemühle  
Walpurgisstraße 13  
26427 Esen

BAUHERR

Landkreis Wittmund  
Am Markt 9  
26409 Wittmund

ENTWURFSPLANUNG - LAGEPLAN

Datum 09.12.2020  
Projekt-Nr. 19.456  
Plannr. 19.456\_E  
Maßstab 1:200  
gel. 51

